


**Схема генплана
1:400**

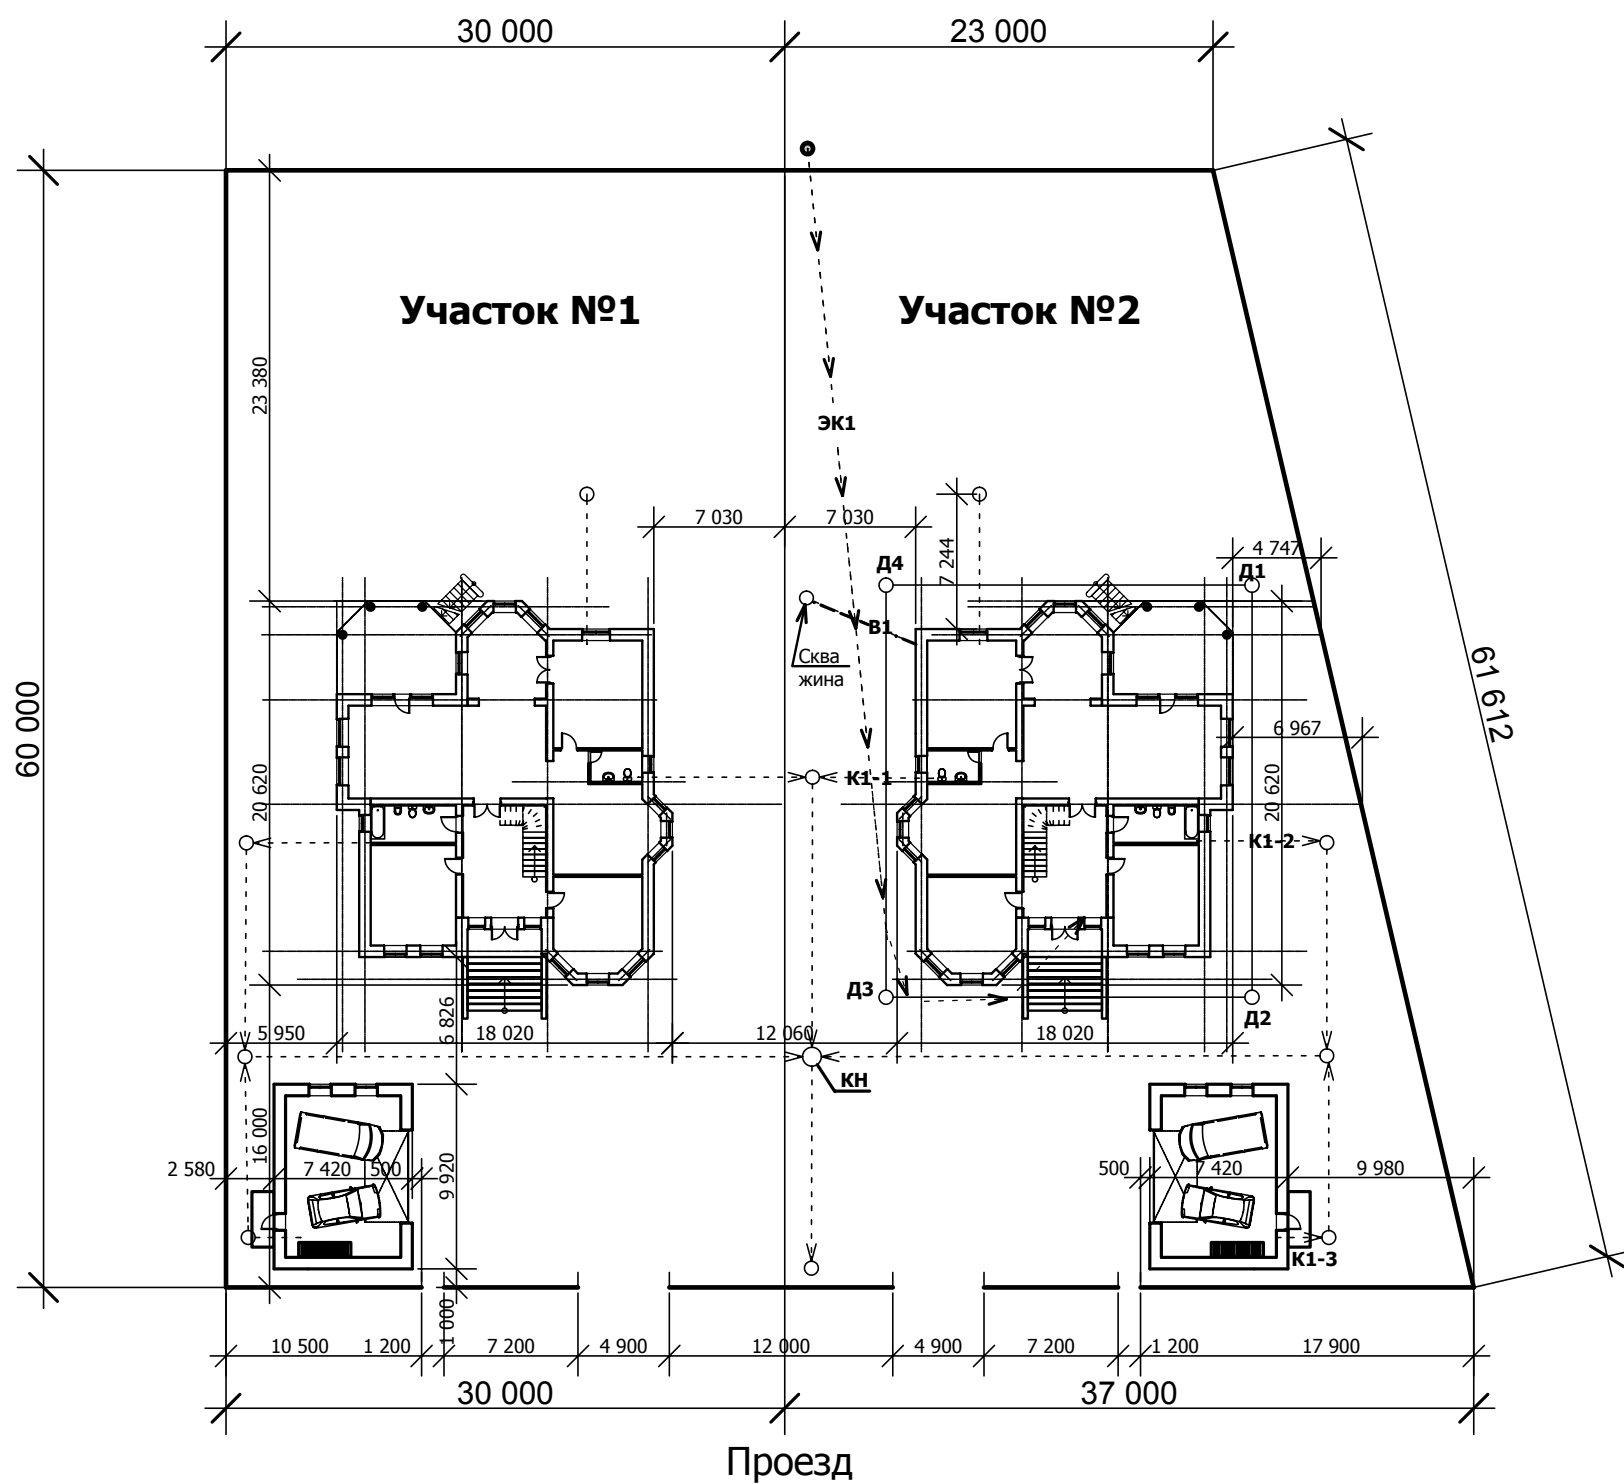

Условные обозначения:

- В1** - сеть водоснабжения
- К1-1** - канализационная сеть
- КН** - канализационный насос
- ЭК1** - сеть энергоснабжения
- Д1** - дренажная сеть

						- АС			
						Московская область, Одинцовский район, дер. Солослово, участок № 259			
Изм.	Кол.уч.	Лист	Недок.	Подп.	Дата	Двухэтажный жилой дом с подвалом	Стадия	Лист	Листов
							РП	3	39
ГИП		Иванцов					Генплан участка	ООО "Альфа ХАУС"	
Гл. констр.		Шохолов							
Гл. спец.		Милютин							